


VNĚJŠÍ VEDENÍ BIOPLYNU – PŮDORYS

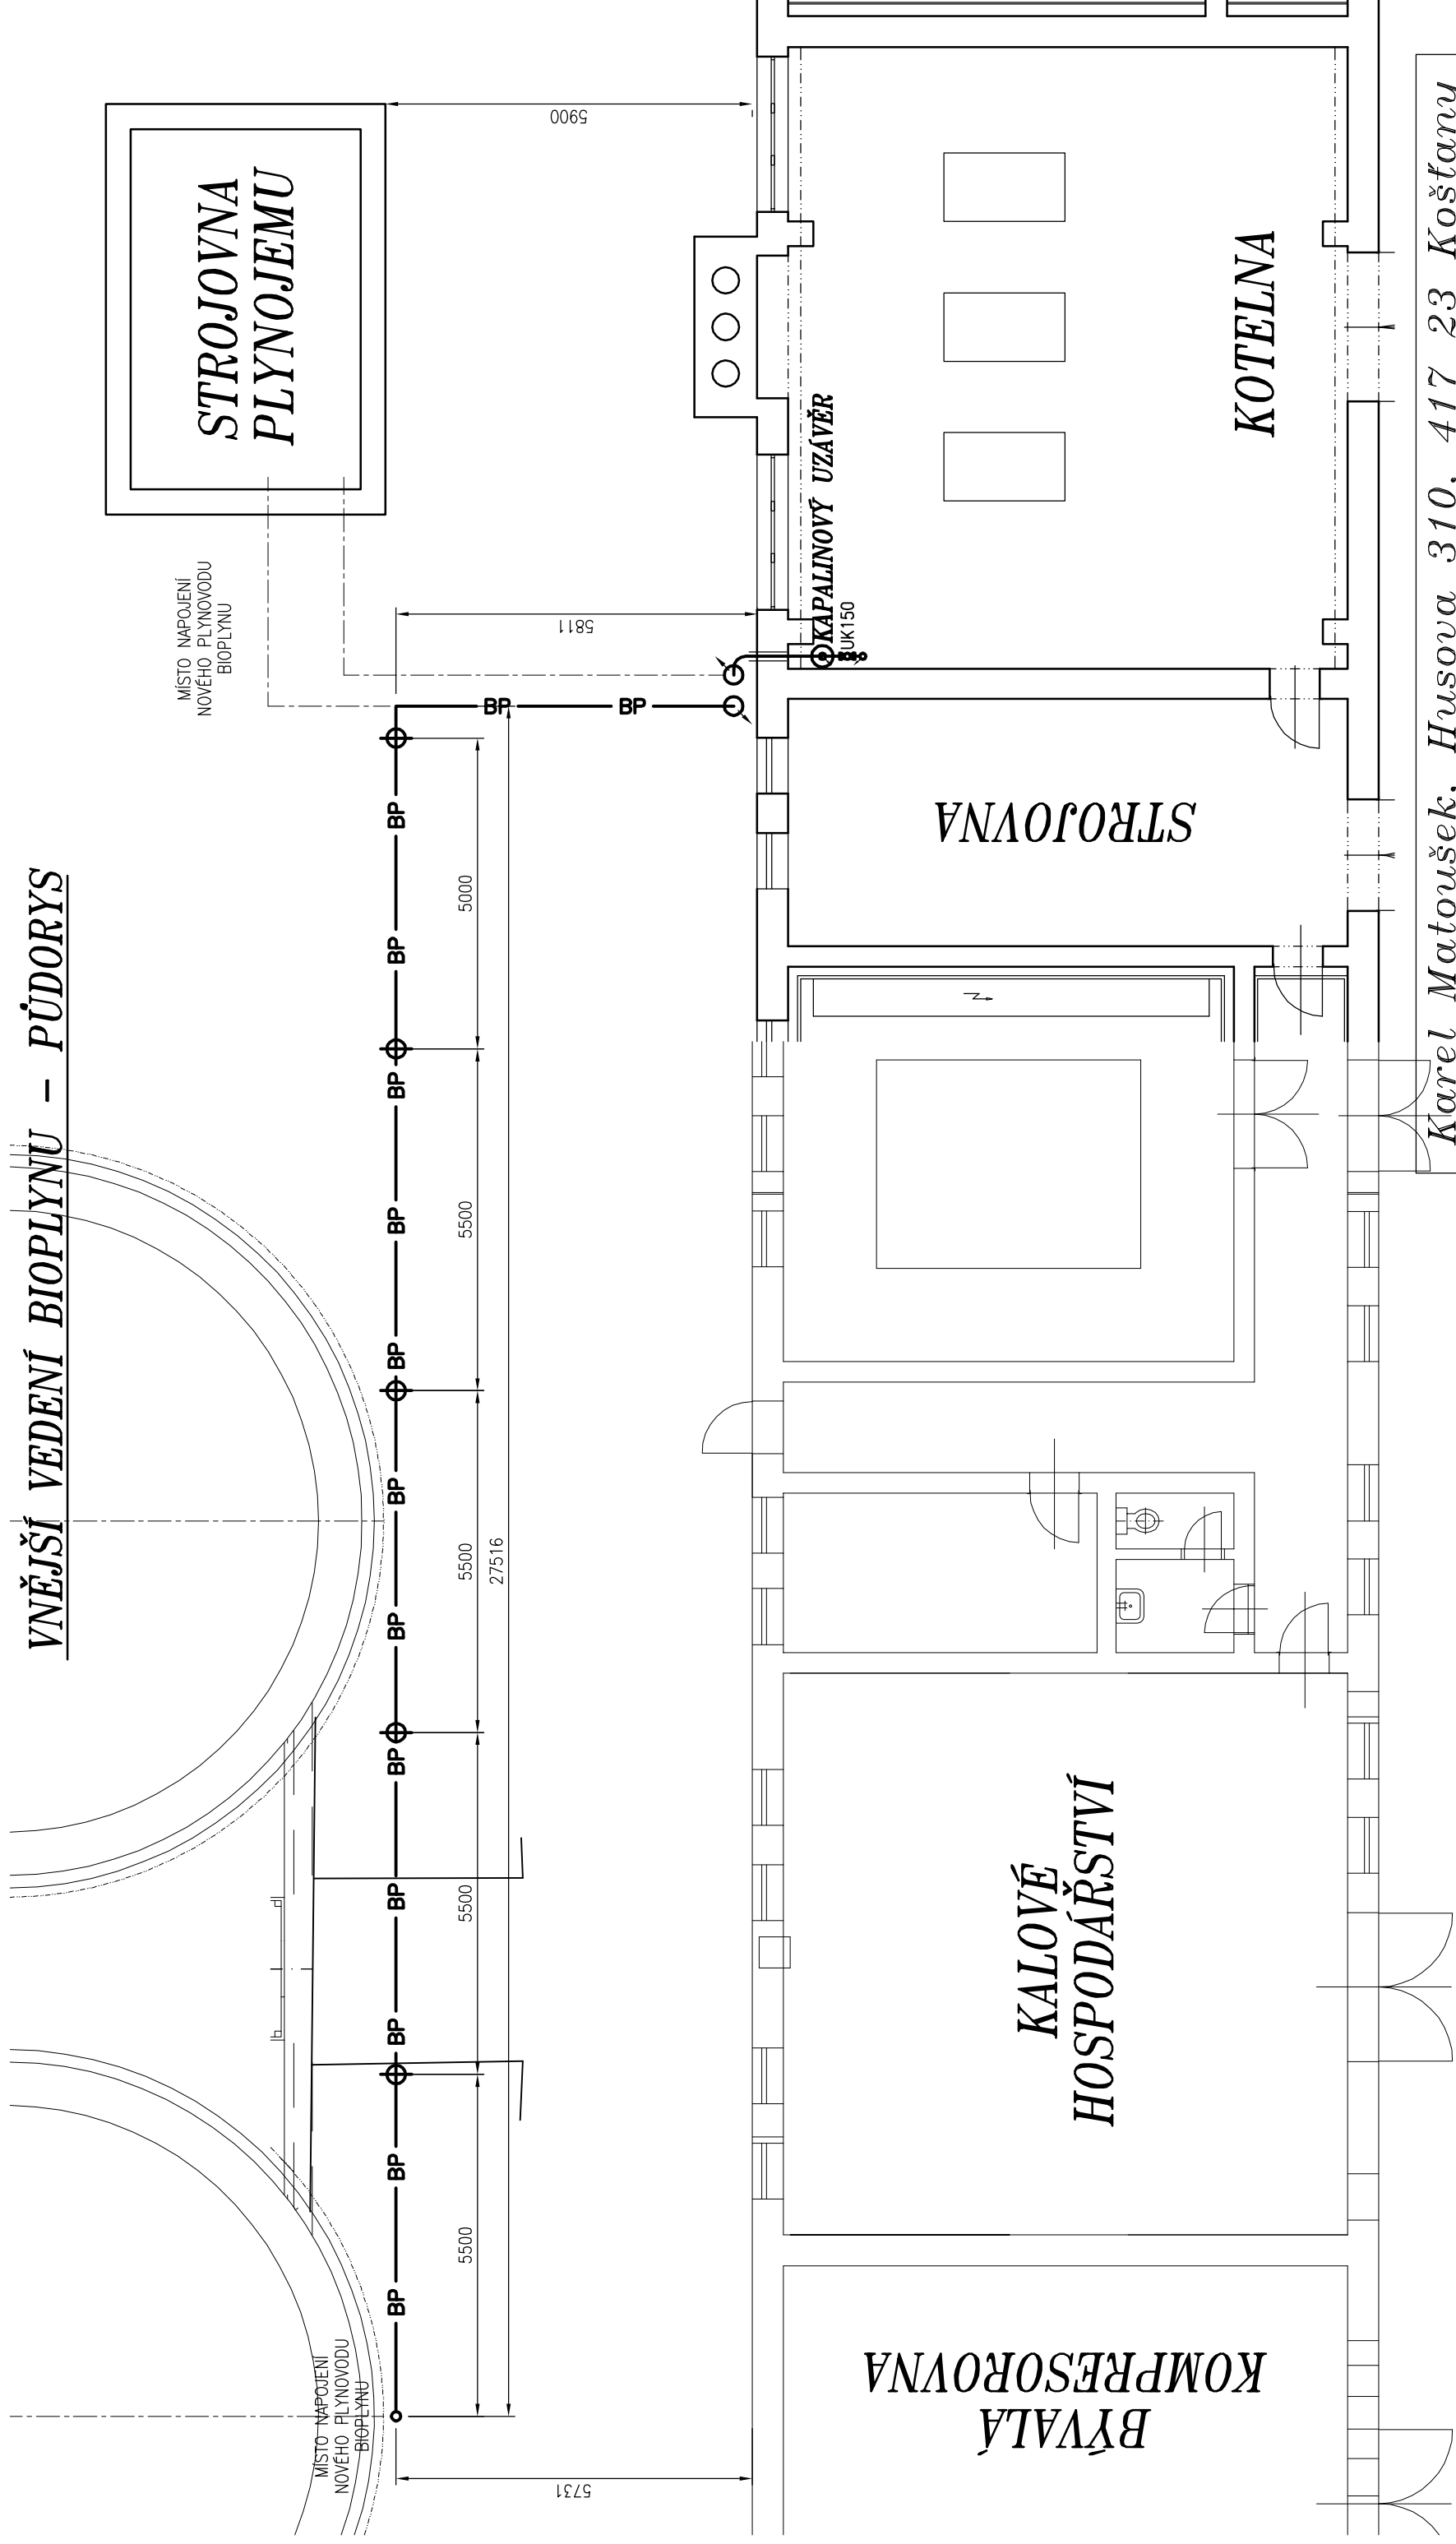

Karel Matoušek, Husova 310, 417 23 Košťany

Vypracoval : Karel Matoušek Odpovědný projektant : Karel Matoušek	Datum : 04/2019 Měřítko : 1 : 100
IČO 402 35 564	Název akce : OPRAVA TOPNÉHO SYSTÉMU KALOVÉHO HOSPODÁŘSTVÍ NA ČOV VRCHLABÍ – PODHŮŘÍ
Objednatel : Městské vodovody a kanalizace Vrchlabí, příspěvková organizace Nádražní 832, Vrchlabí 543 01	Část : ROZVODY ZEMNÍHO PLYNU A BIOPLYNU Obsah : VNĚJŠÍ VEDENÍ BIOPLYNU – PŮDORYS
Formát : 2xA4 Stupeň: ZDS	Číslo výkresu : 1