


VNITŘNÍ PLYNOVOD – PŮDORYS

ZAKONČIT BERLOVITĚ
3 M NAD TERÉNEM

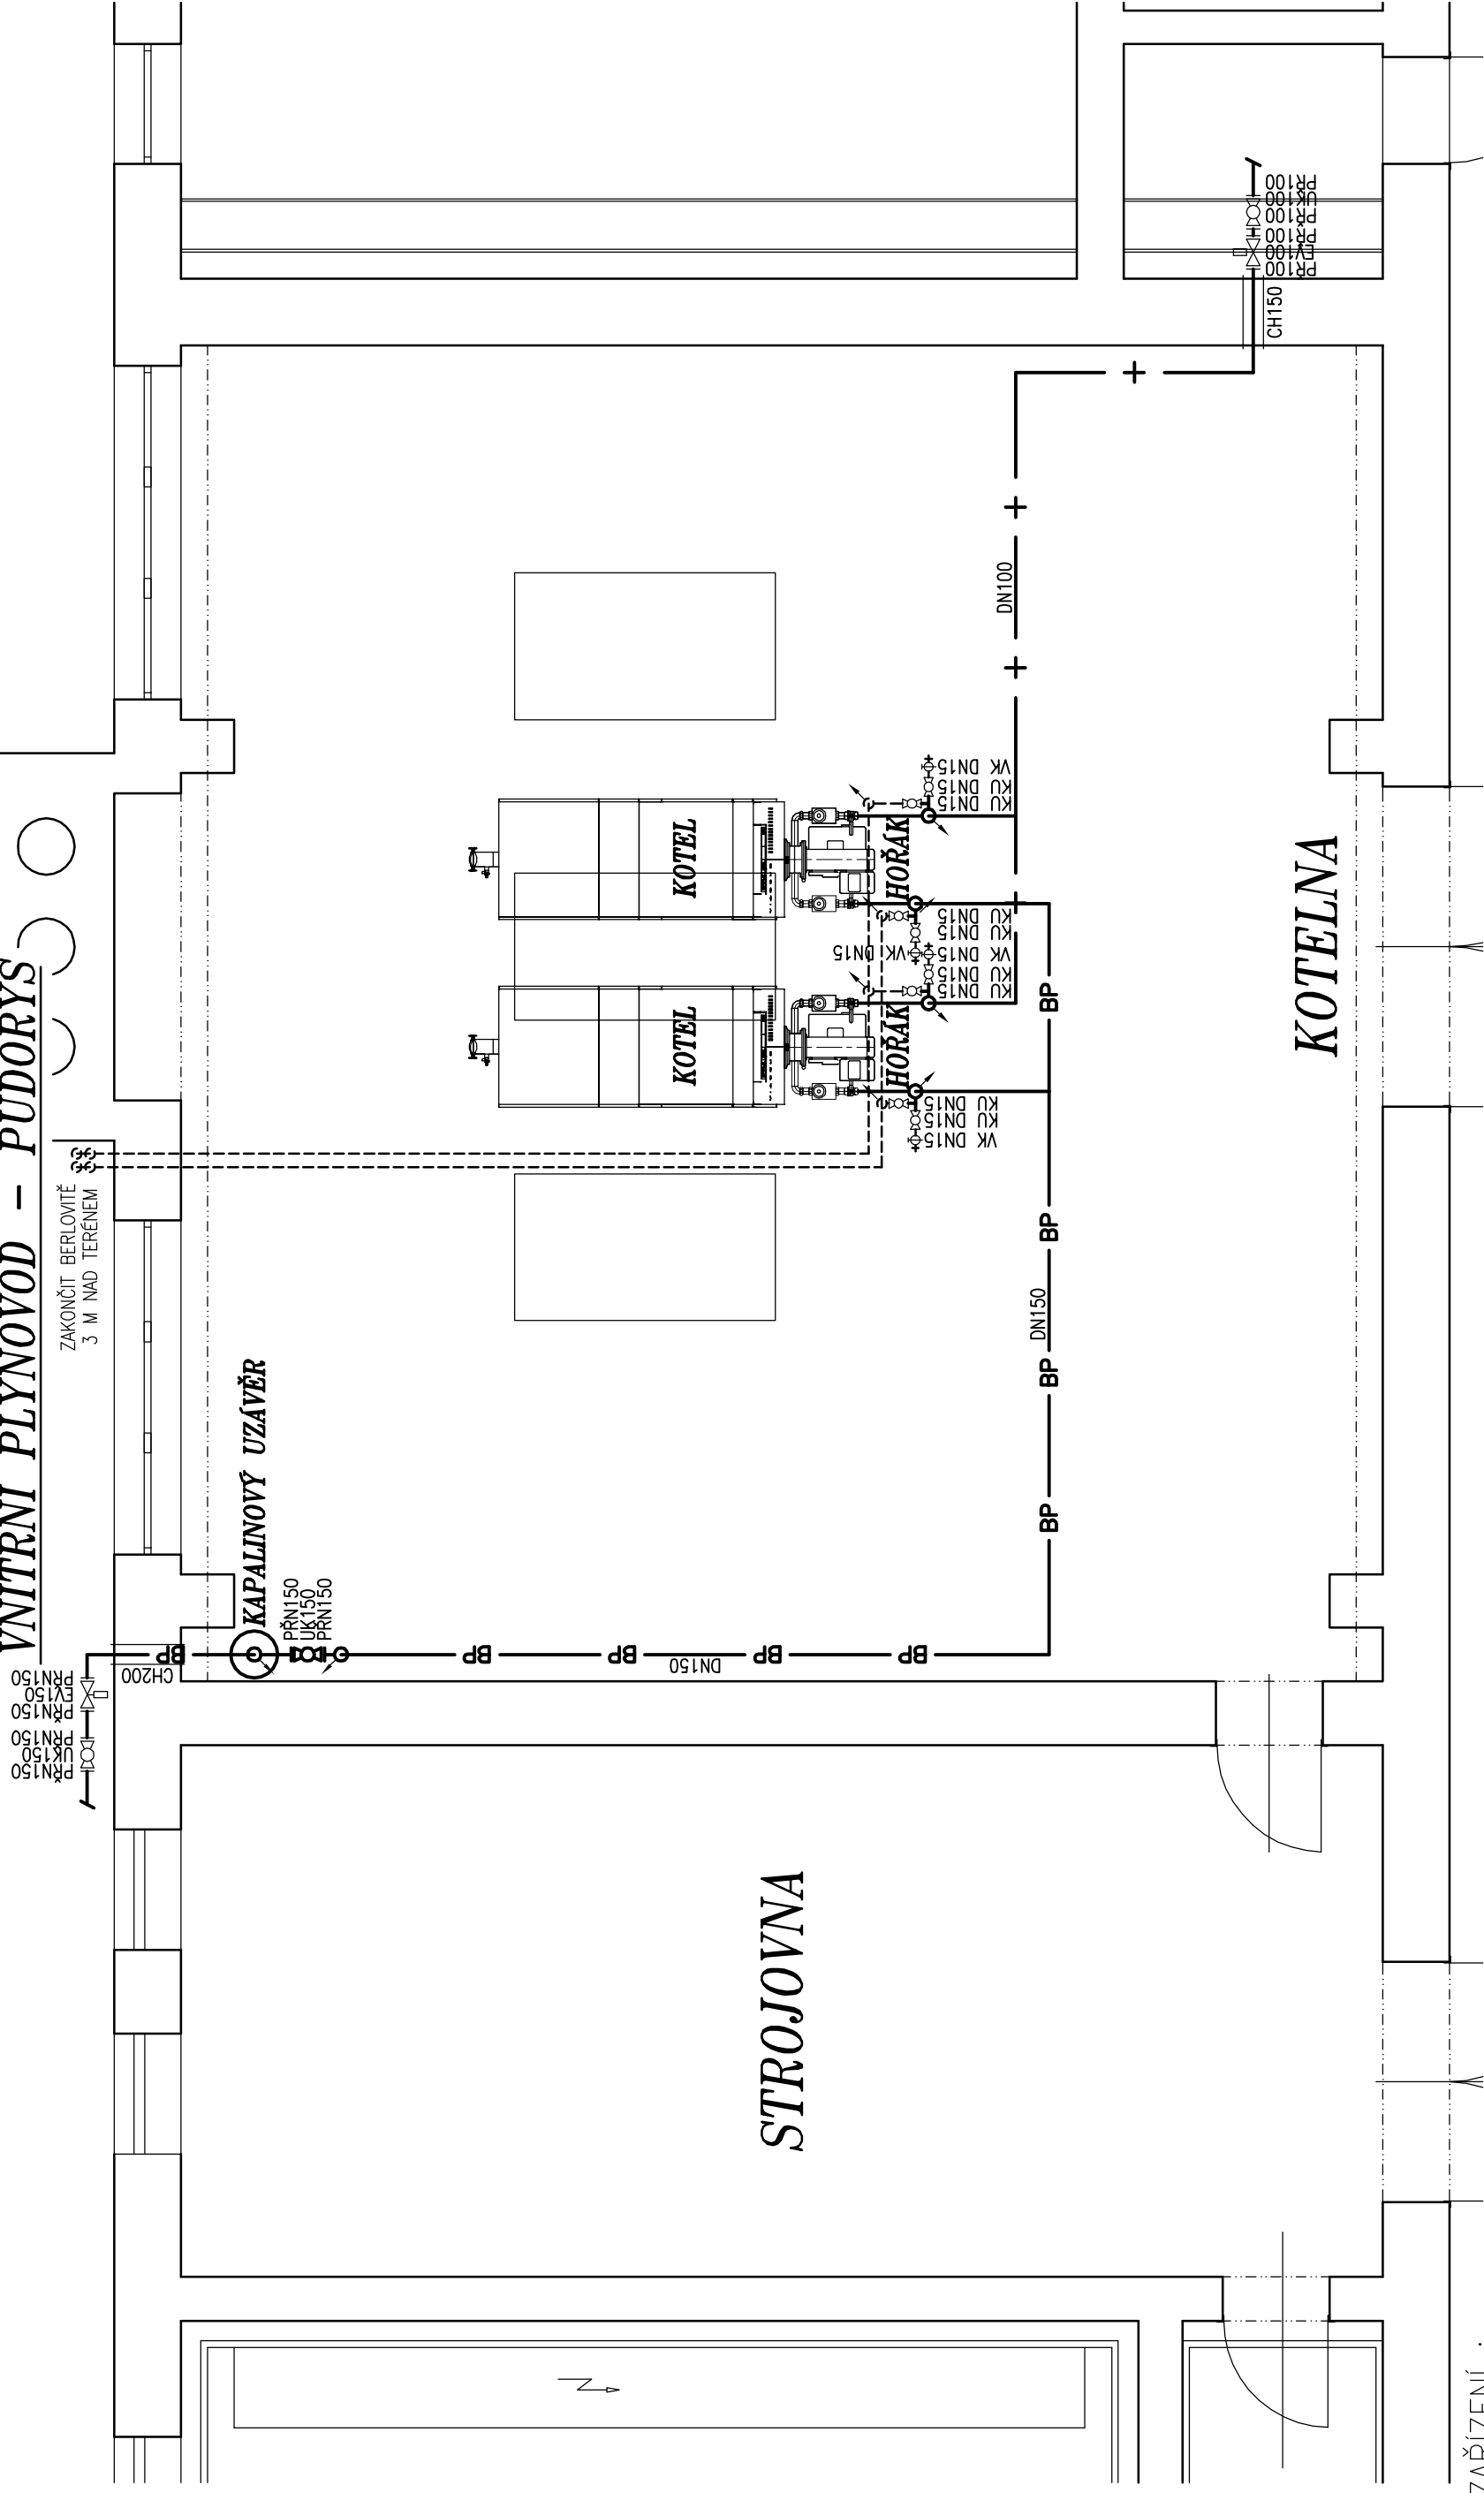

LEGENDA ZAŘÍZENÍ :

- HOŘÁK DVOUSTUPŇOVÝ DVOUPALIVOVÝ HOŘÁK PRO BIOPLYN (1,8 kPa) A ZEMNÍ PLYN (2,5 kPa) 2 ks
- KOTEL LITINOVÝ KOTEL 400 kW 2 ks
- KAPALINOVÝ UZÁVĚR HLAVNÍ UZÁVĚR BIOPLYNU KOTELNY KAPALINOVÝ UZÁVĚR S DOPROVODNÝM VYBAVENÍM 1 ks

LEGENDA ČAR :

- + — — — — — NOVÉ POTRUBÍ PLYNOVODU ZEMNÍHO PLYNU 2,5 kPa
- - - - - NOVÉ POTRUBÍ ODVZDUŠNĚNÍ PLYNOVODU ZEMNÍHO PLYNU A BIOPLYNU
- BP — — — — — STÁVAJÍCÍ POTRUBÍ PLYNOVODU BIOPLYNU 1,8 kPa
- BP — — — — — NOVÉ POTRUBÍ PLYNOVODU BIOPLYNU 1,8 kPa

Karel Matoušek, Husova 310, 417 23 Košťany

Vypracoval : Karel Matoušek

Odpovědný projektant : Karel Matoušek

IČO

Název akce :

OPRAVA TOPNÉHO SYSTÉMU KALOVÉHO HOSPODÁŘSTVÍ
NA ČOV VRCHLABÍ – PODHŮŘÍ

Datum : 04/2019

Měřítko : 1 : 50

402 35 564

Část : ROZVODY ZEMNÍHO PLYNU A BIOPLYNU
Obsah : NOVÉ PLYNOVODY V KOTELNĚ – PŮDORYS

Formát : 2xA4 Stupeň: ZDS

Objednatel : Městské vodovody a kanalizace Vrchlabí, příspěvková organizace
Nádražní 832, Vrchlabí 543 01

Číslo výkresu : 3