


VYTÁPĚCÍ ZAŘÍZENÍ – PŮDORYS

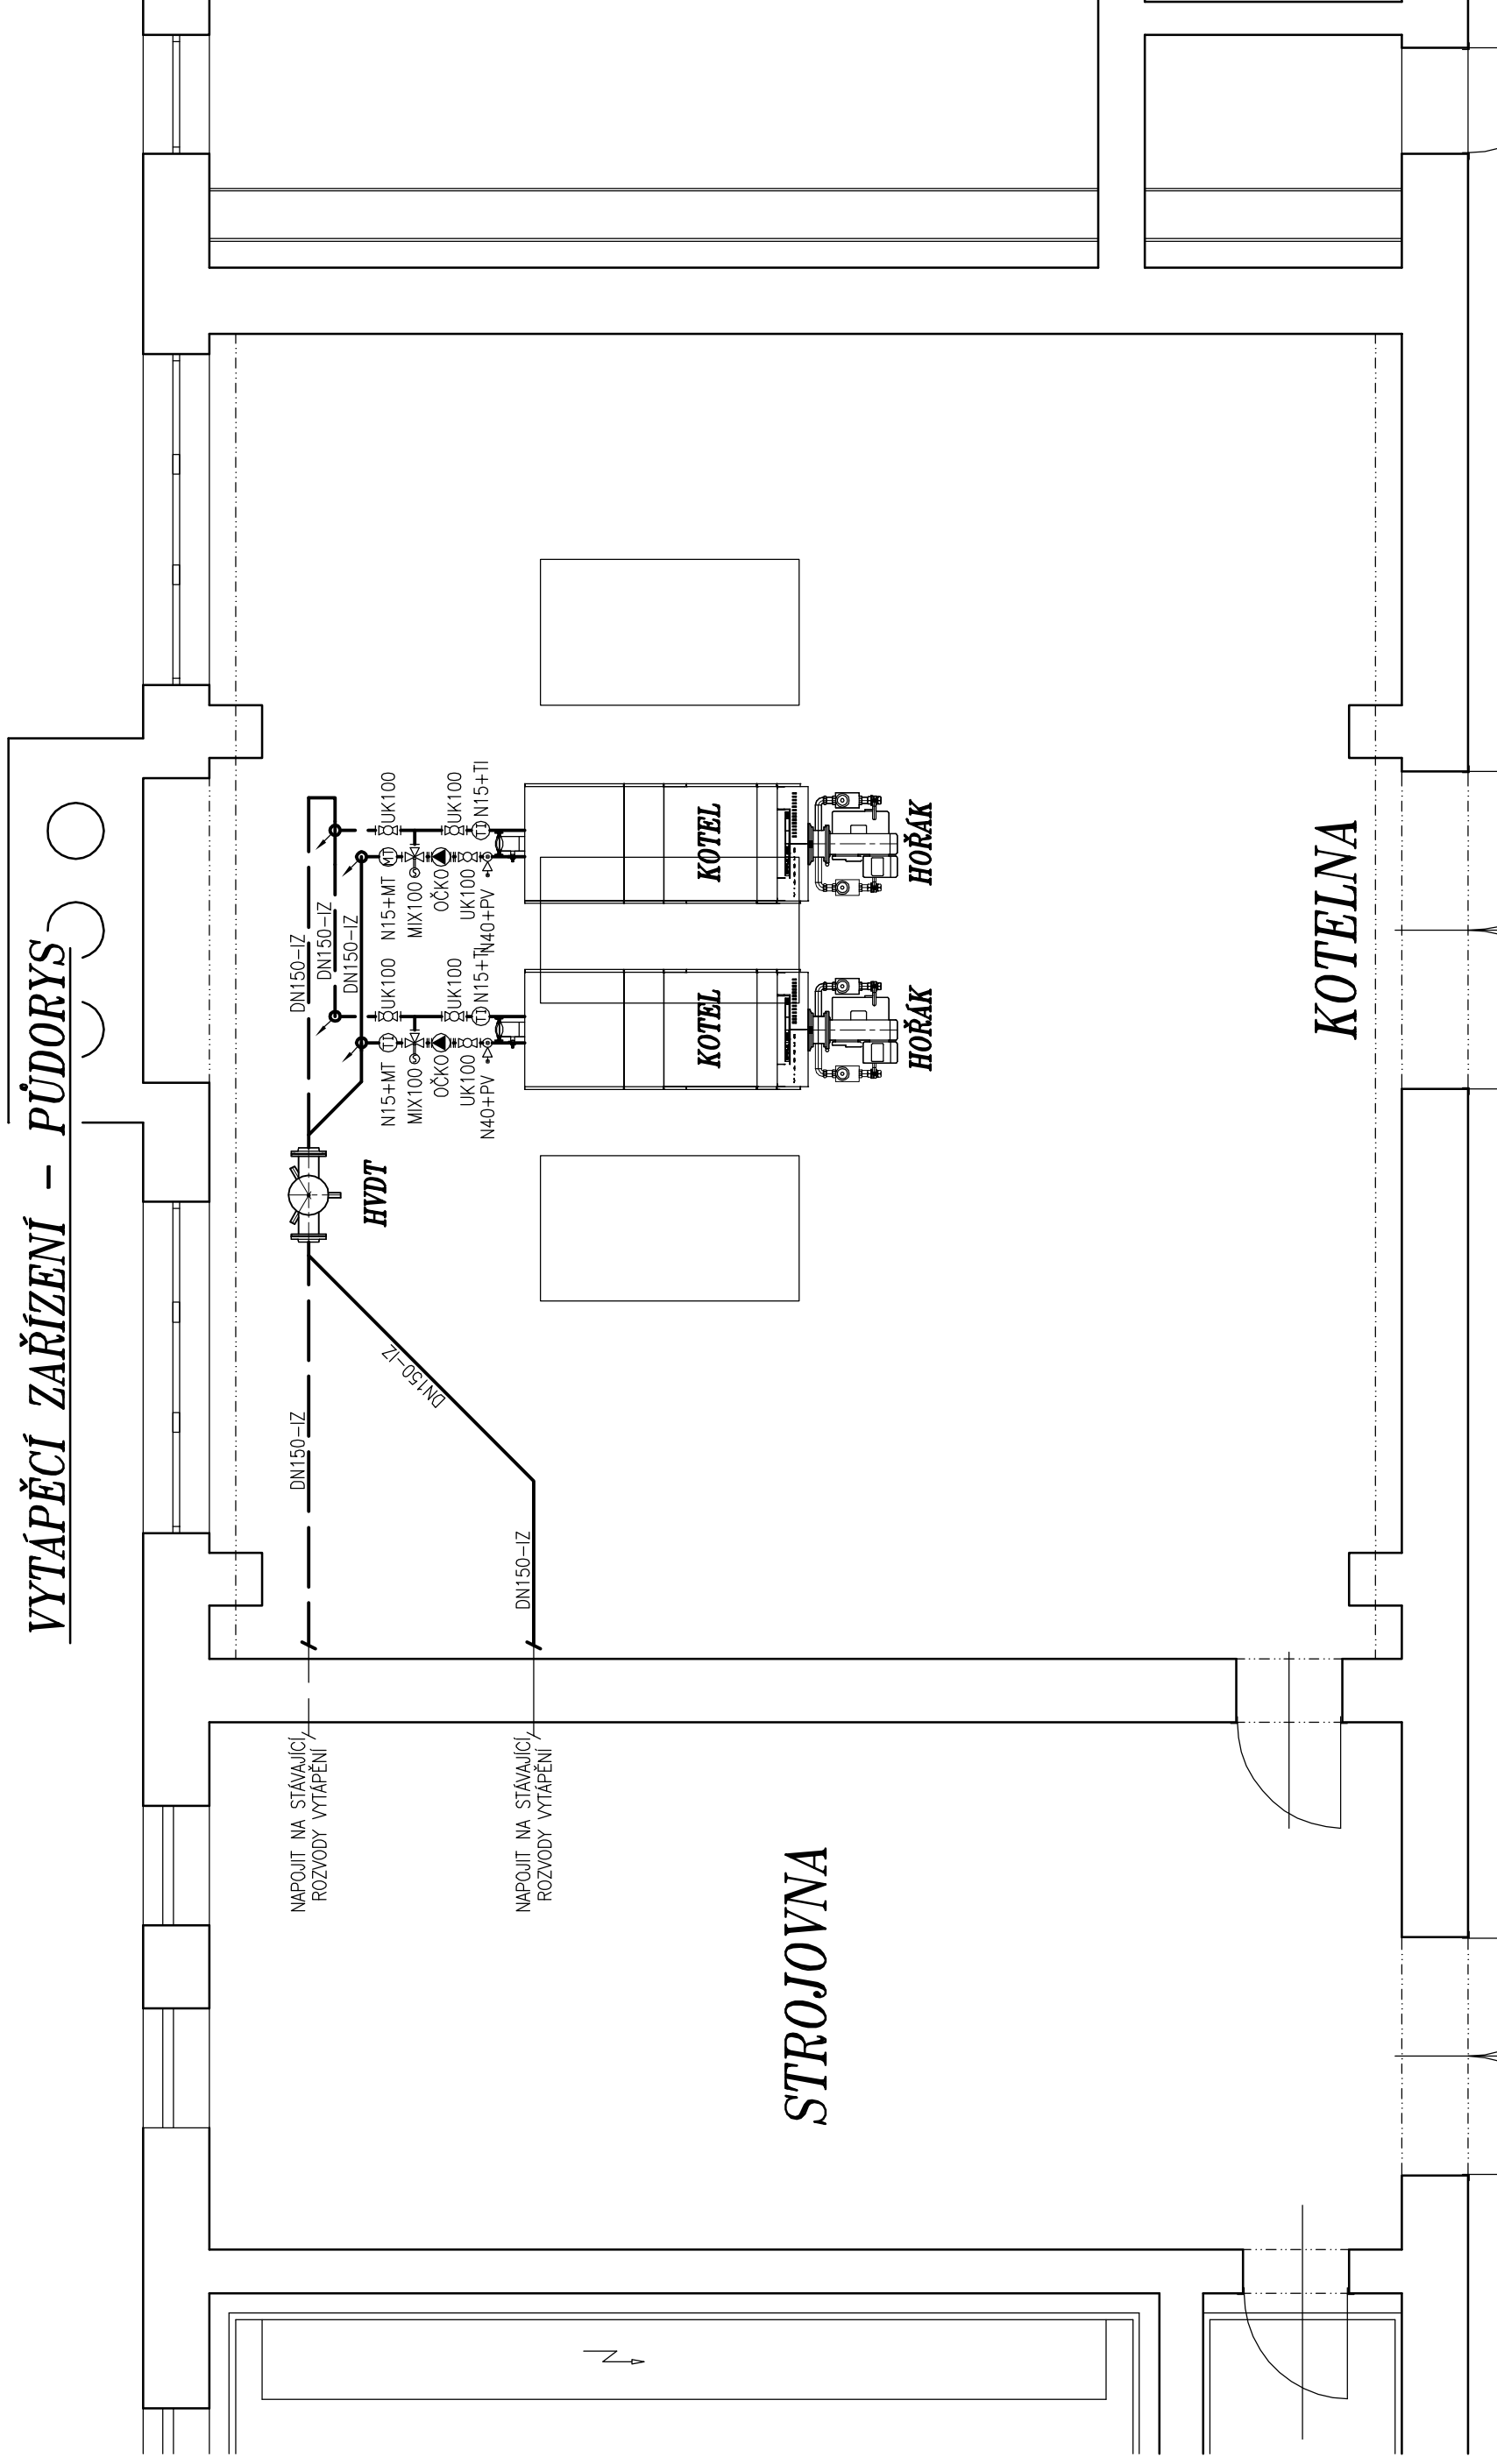

LEGENDA ČAR :

- TOPNÁ VODA
- VRATNÁ VODA
- E—E—E— EXPANZNÍ POTRUBÍ
- . . . STUDENÁ VODA



HRANICE STÁVAJÍCÍHO ZAŘÍZENÍ

Karel Matoušek, Husova 310, 417 23 Košťany	
Vypracoval : Karel Matoušek Odpovědný projektant : Karel Matoušek	Datum : 04/2019 Měřítko : 1 : 50
IČO 402 35 564	Název akce : OPRAVA TOPNÉHO SYSTÉMU KALOVÉHO HOSPODÁŘSTVÍ NA ČOV VRCHLABÍ – PODHŮŘÍ ROZVODY VYTÁPĚNÍ – PŮDORYS ROZVODY VYTÁPĚNÍ – PŮDORYS
Objednatel : Městské vodovody a kanalizace Vrchlaví, příspěvková organizace Nádražní 832, Vrchlaví 543 01	Formát : 2xA4 Stupeň: ZDS Číslo výkresu : 5